


**Schnitt 3 - 3**

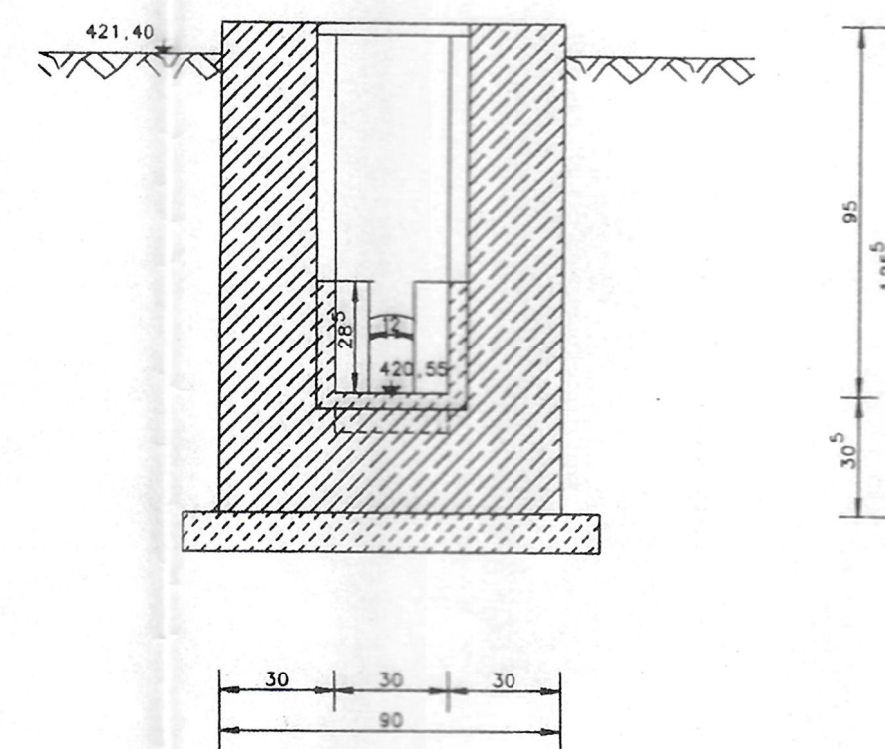

a	a			
Nr.	Nr.	Art der Änderung	Datum	Zeichen

**ferstl**  
ingenieurgesellschaft mbH

Am Alten Viehmarkt 5  
84028 Landshut

Telefon: 0871 966 79-0  
Fax: 0871 966 79-20  
Web: www.ib-ferstl.de  
Email: zentrale@ib-ferstl.de

bearbeitet:	30.09.2024	Neumayer
gezeichnet:	30.09.2024	Neumayer
geprüft:		
Lagesystem:	<input type="checkbox"/> Gauß-Krüger	<input type="checkbox"/> UTM
Höhensystem:	<input type="checkbox"/> DHHN 12 (m,ü.NN)	<input type="checkbox"/> DHHN 2016 (m,ü.NHN2016)
Datei:		
PDF-File: G_X4-1_Ablaufmengenmessung.pdf		

# WASSERRECHT

**Brauerei Horneck GmbH & Co. KG**  
Horneck 7  
84094 Elsendorf

Tel.: 08753 / 503, Email: info@brauerei-horneck.de

Plan-Nr.: **G\_X4-1**

Maßstab: **1 : 20**

## Kläranlage Brauerei Horneck Ablaufmengenmessung Grundriss, Schnitt

erstellt: Ferstl Ingenieurgesellschaft mbH	
Landshut, 30.09.2024	
freigegeben: Bauherr	zur Kenntnis genommen: Auftragnehmer